




INGRESSO PRINCIPALE

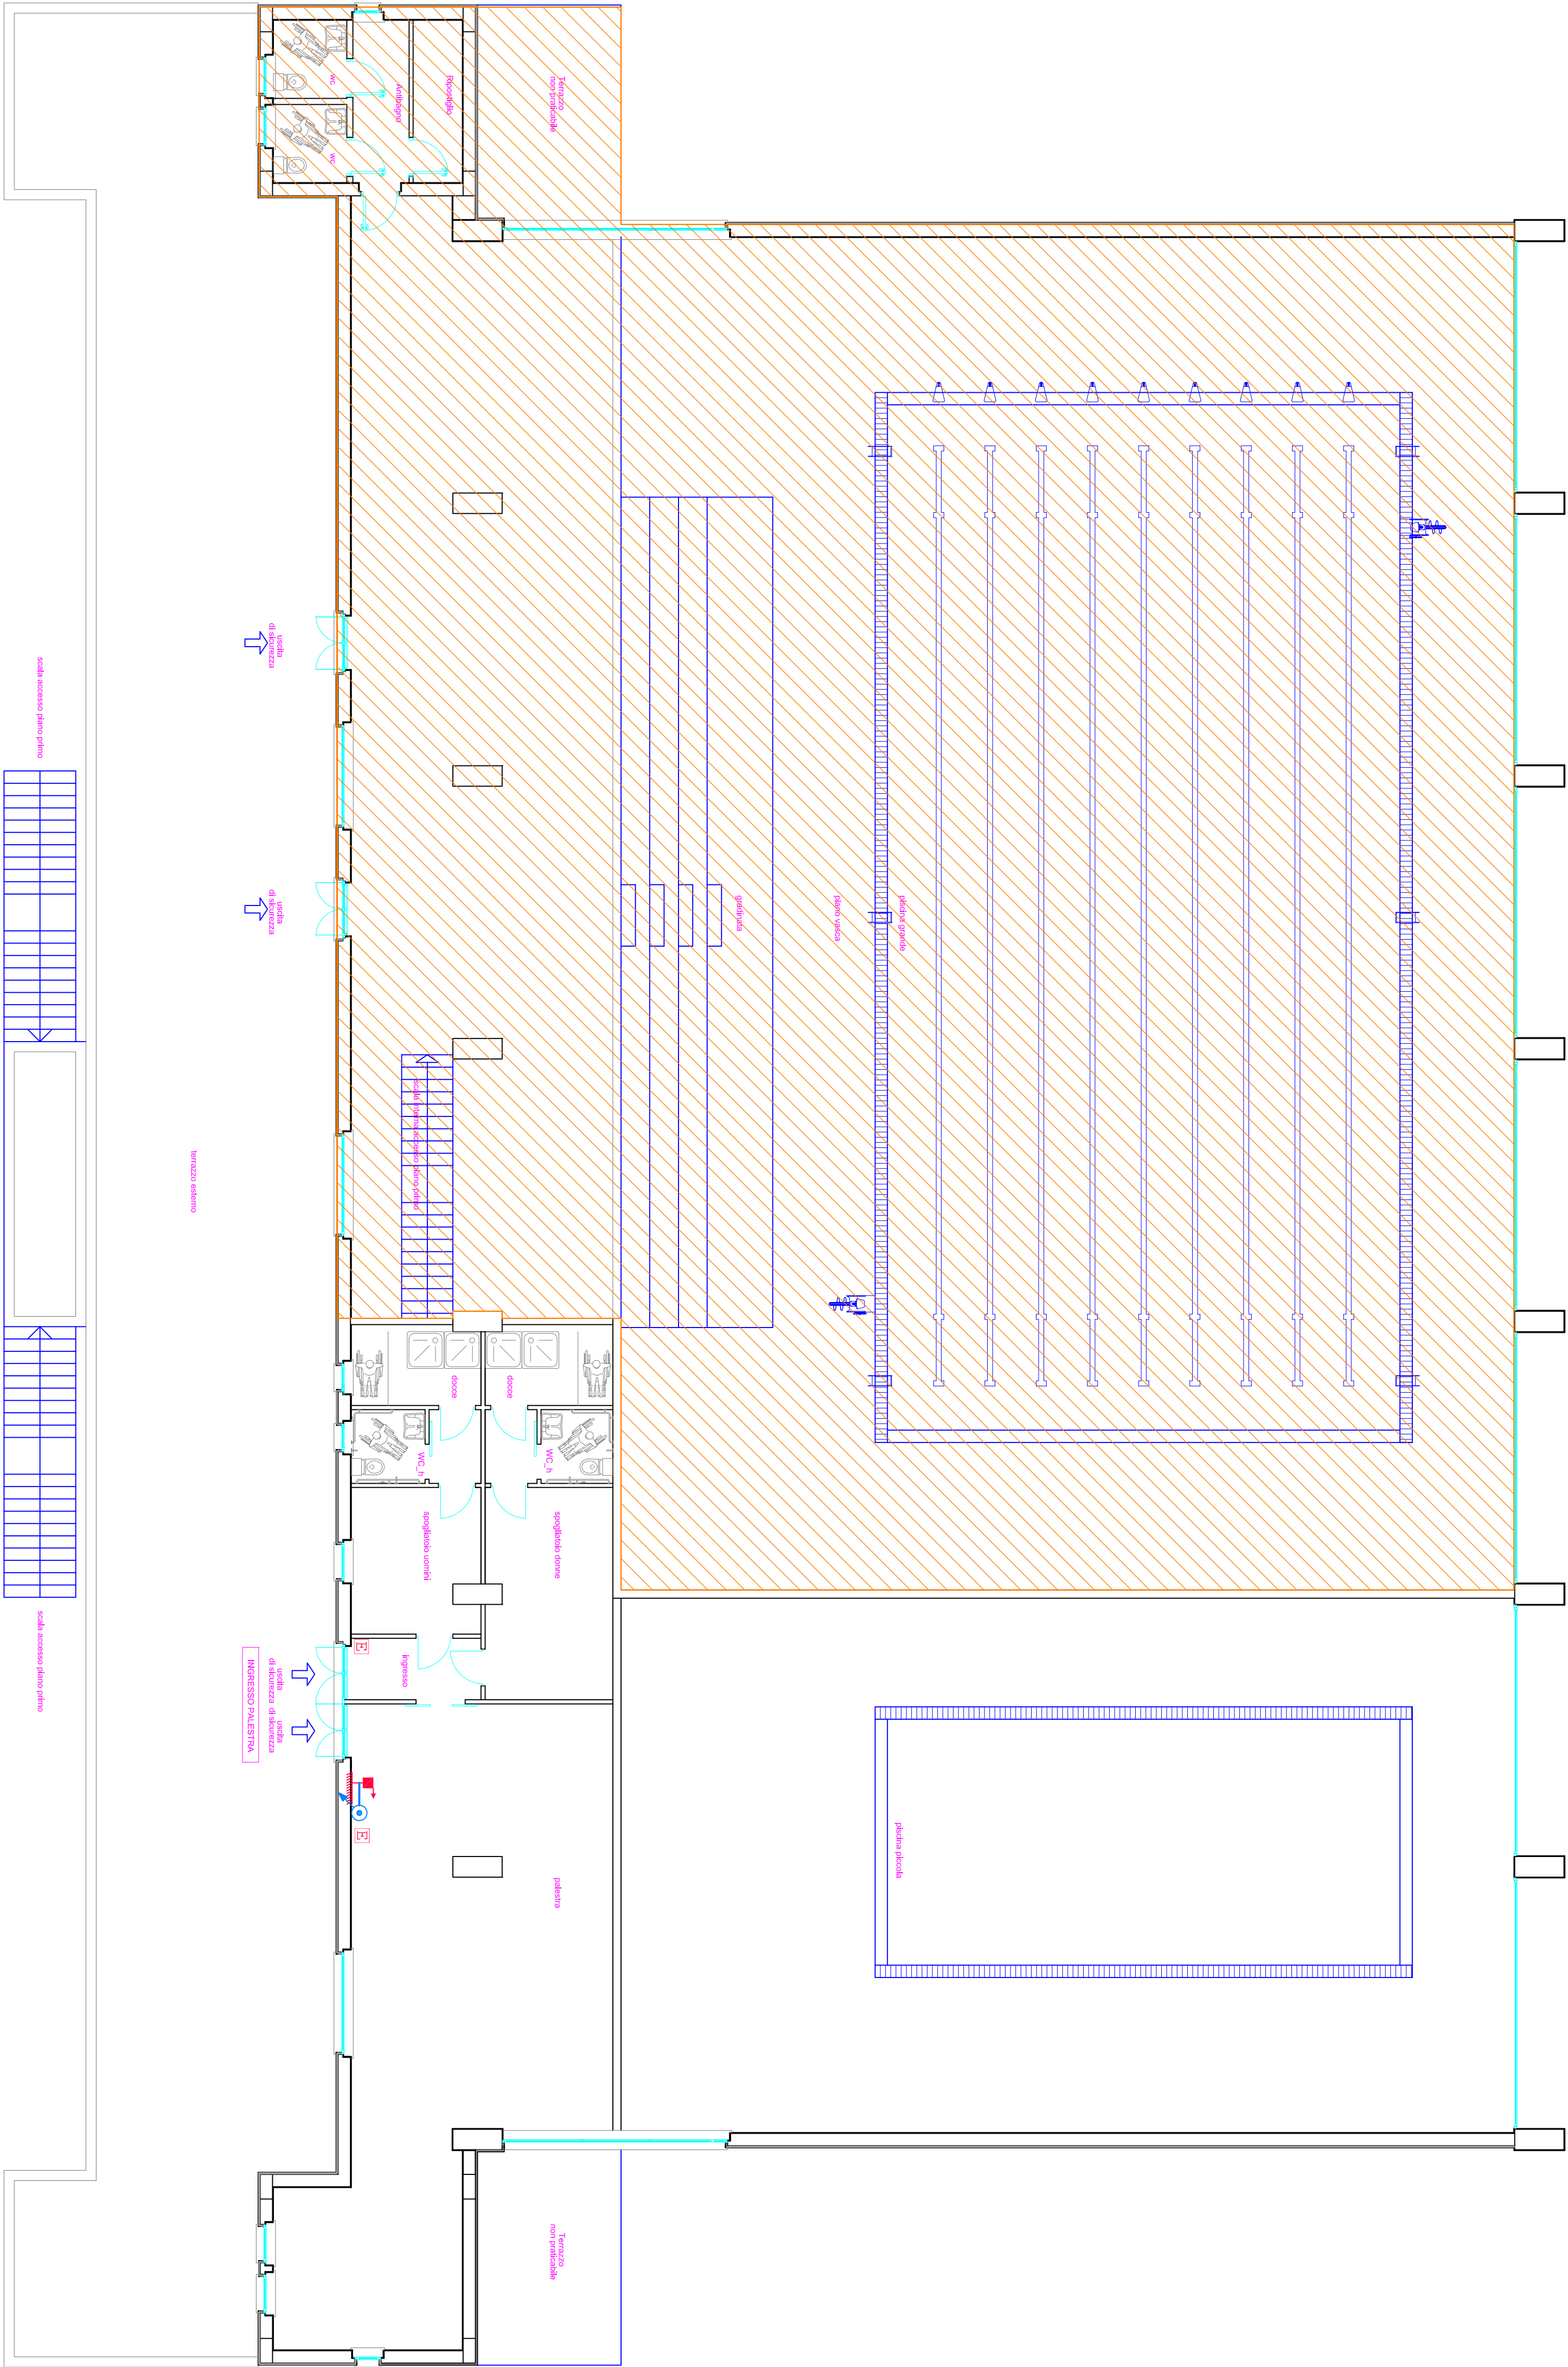

PIANTA PIANO PRIMO - SCALA 1:100

- LEGENDA**
- NASPO DN 20 A MURO CON TUBAZIONE FLESSIBILE (20 M) E LANCIA FRAZIONATRICE ESTINGUERE PORTATILE A POLVERE KG 6 CON CAPACITA' ESTINGUENTE NON INFERIORE A 21A 113B-C
 - TUBAZIONE INTERERATA IN POLIETILENE (esistente)
 - TUBAZIONE IN ACCIAIO ZINCATO 1"
 - TUBAZIONE - TRATTO VERTICALE ASCENDENTE/DISCENDENTE
 - ZONA DI INFLUENZA DEI NASPI
 - ZONA NON OGGETTO DEL PRESENTE PROGETTO

COMUNE DI MORRA DE SANCTIS		COMUNE DI MORRA DE SANCTIS	
PROVINCIA DI AVELLINO		PROVINCIA DI AVELLINO	
MORRA DE SANCTIS		MORRA DE SANCTIS	
Provincia di Avellino		Provincia di Avellino	
PROGETTO ESECUTIVO		PROGETTO ESECUTIVO	
Lavori di "Riqualificazione e recupero area insediamento prefabbricati postissima e completamento piscina comunale con implementazione di servizi fisioterapici".		Lavori di "Riqualificazione e recupero area insediamento prefabbricati postissima e completamento piscina comunale con implementazione di servizi fisioterapici".	
Completamento della piscina		Completamento della piscina	
Progetto impianto estinzione incendi		Progetto impianto estinzione incendi	
Piante con allocazione componenti		Piante con allocazione componenti	
Il progettista		Il progettista	
Il responsabile del procedimento		Il Sindaco	
		dot. Gerardo Capozzo	
Visti e approvazioni			
EI-02			