
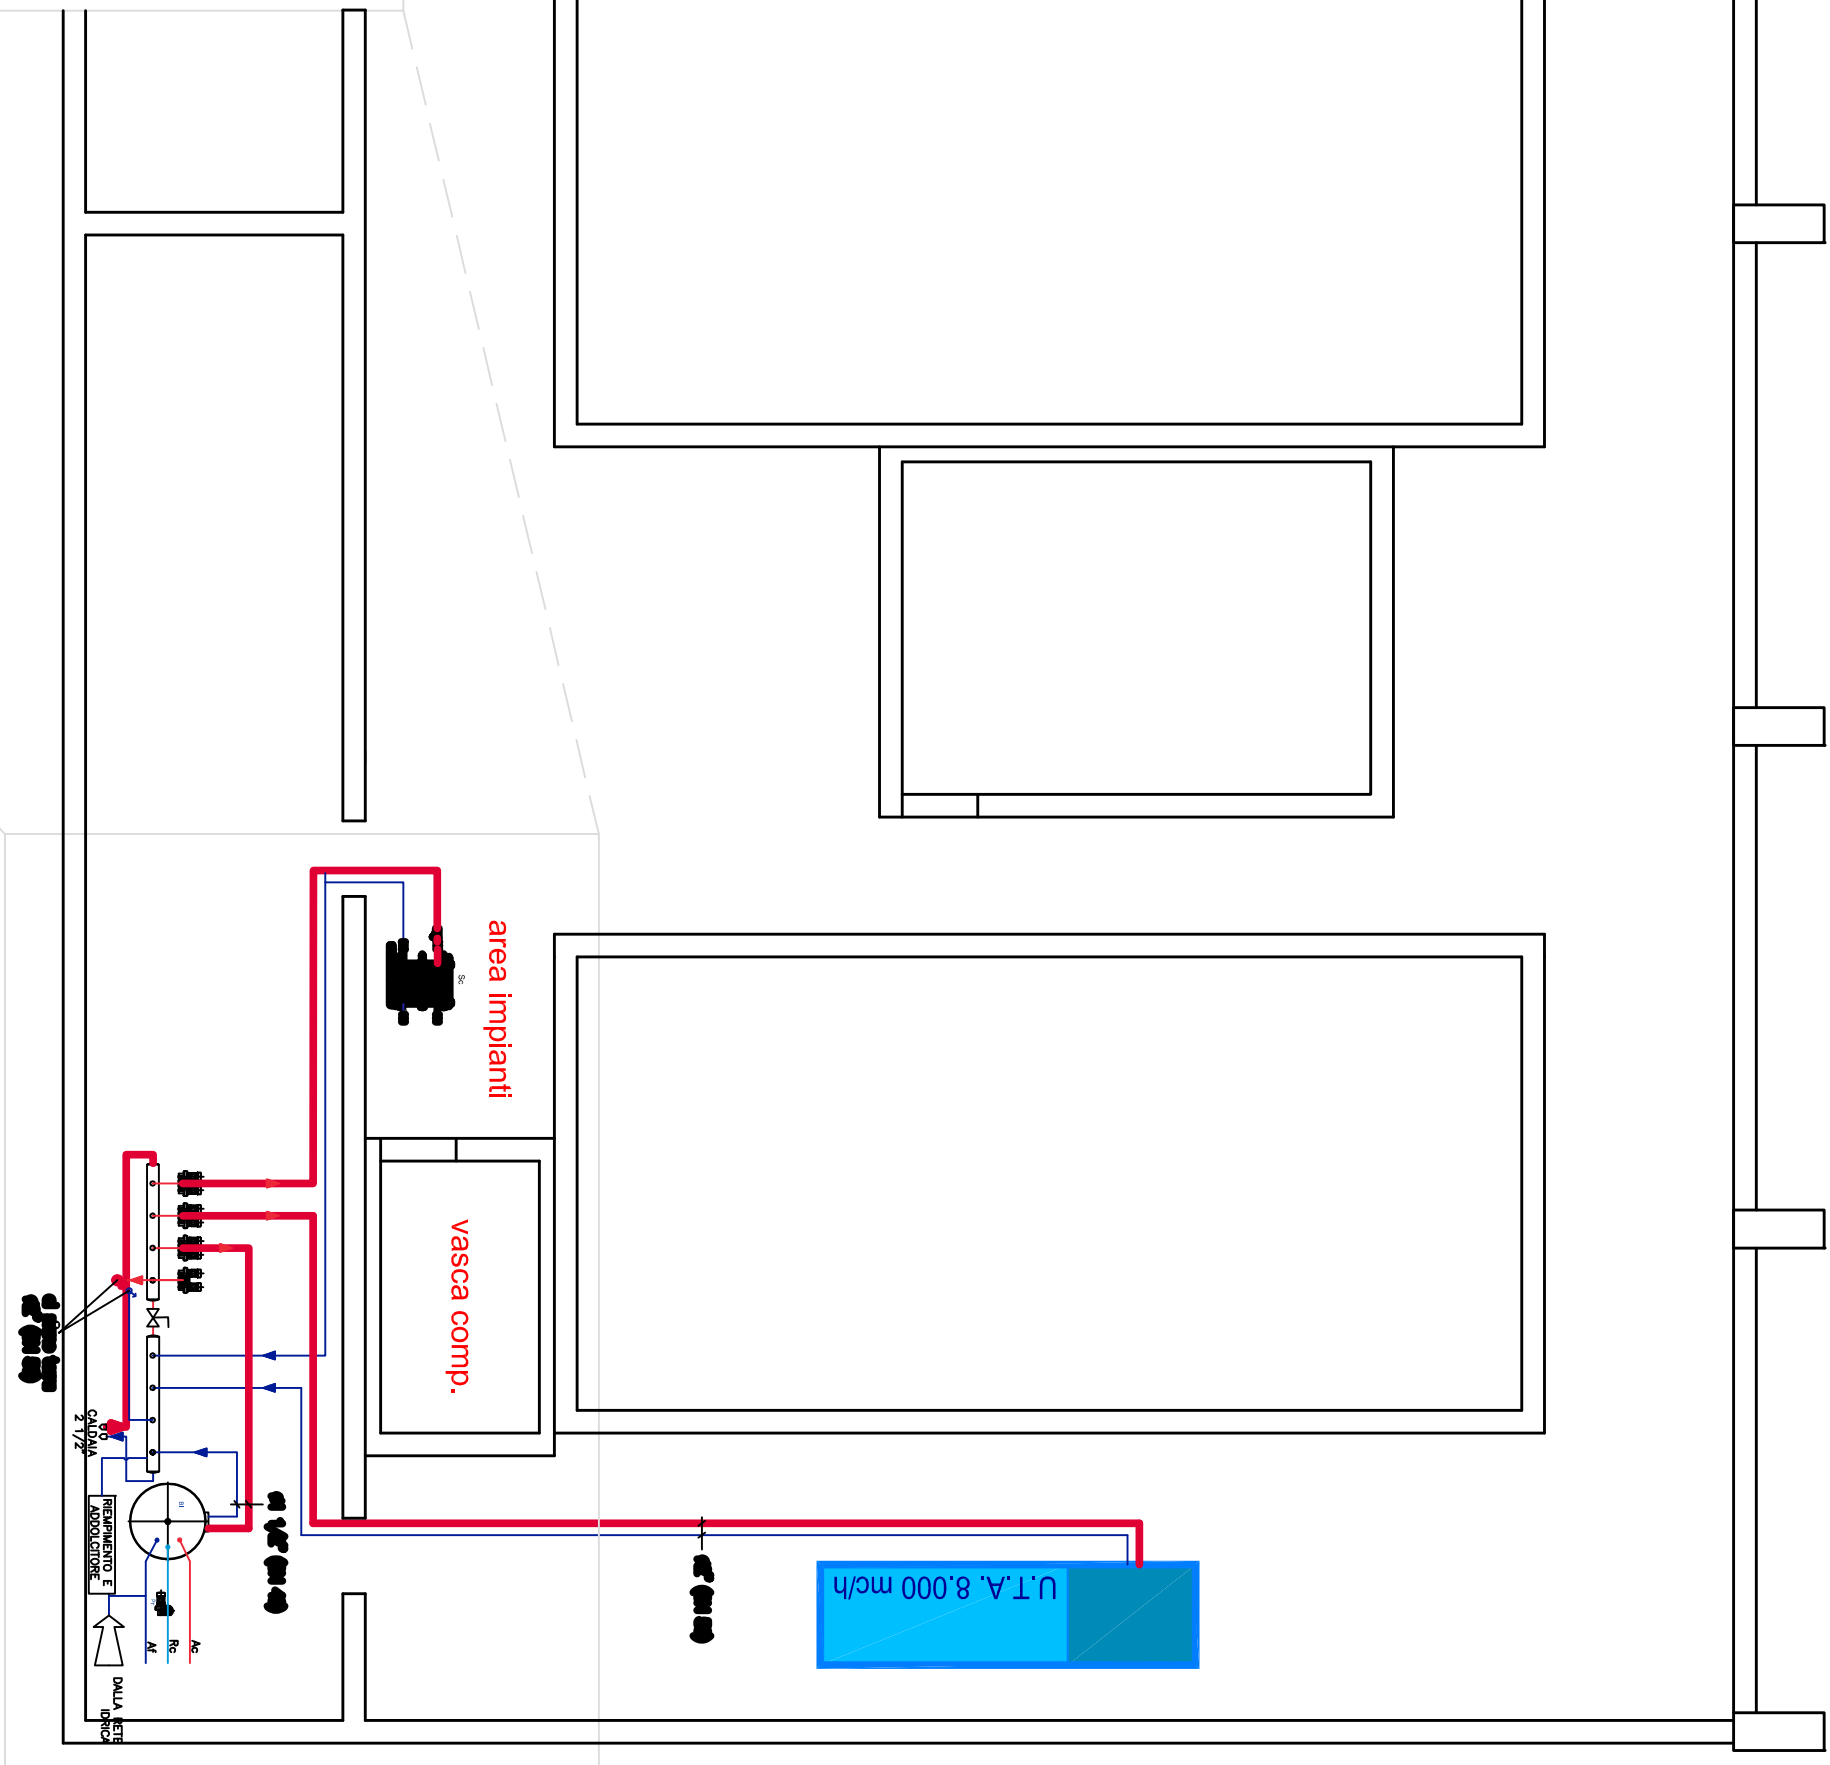


PIANTA PIANO SEMINTERATO - SCALA 1:100

DETTAGLIO CENTRALE SCALA 1:50

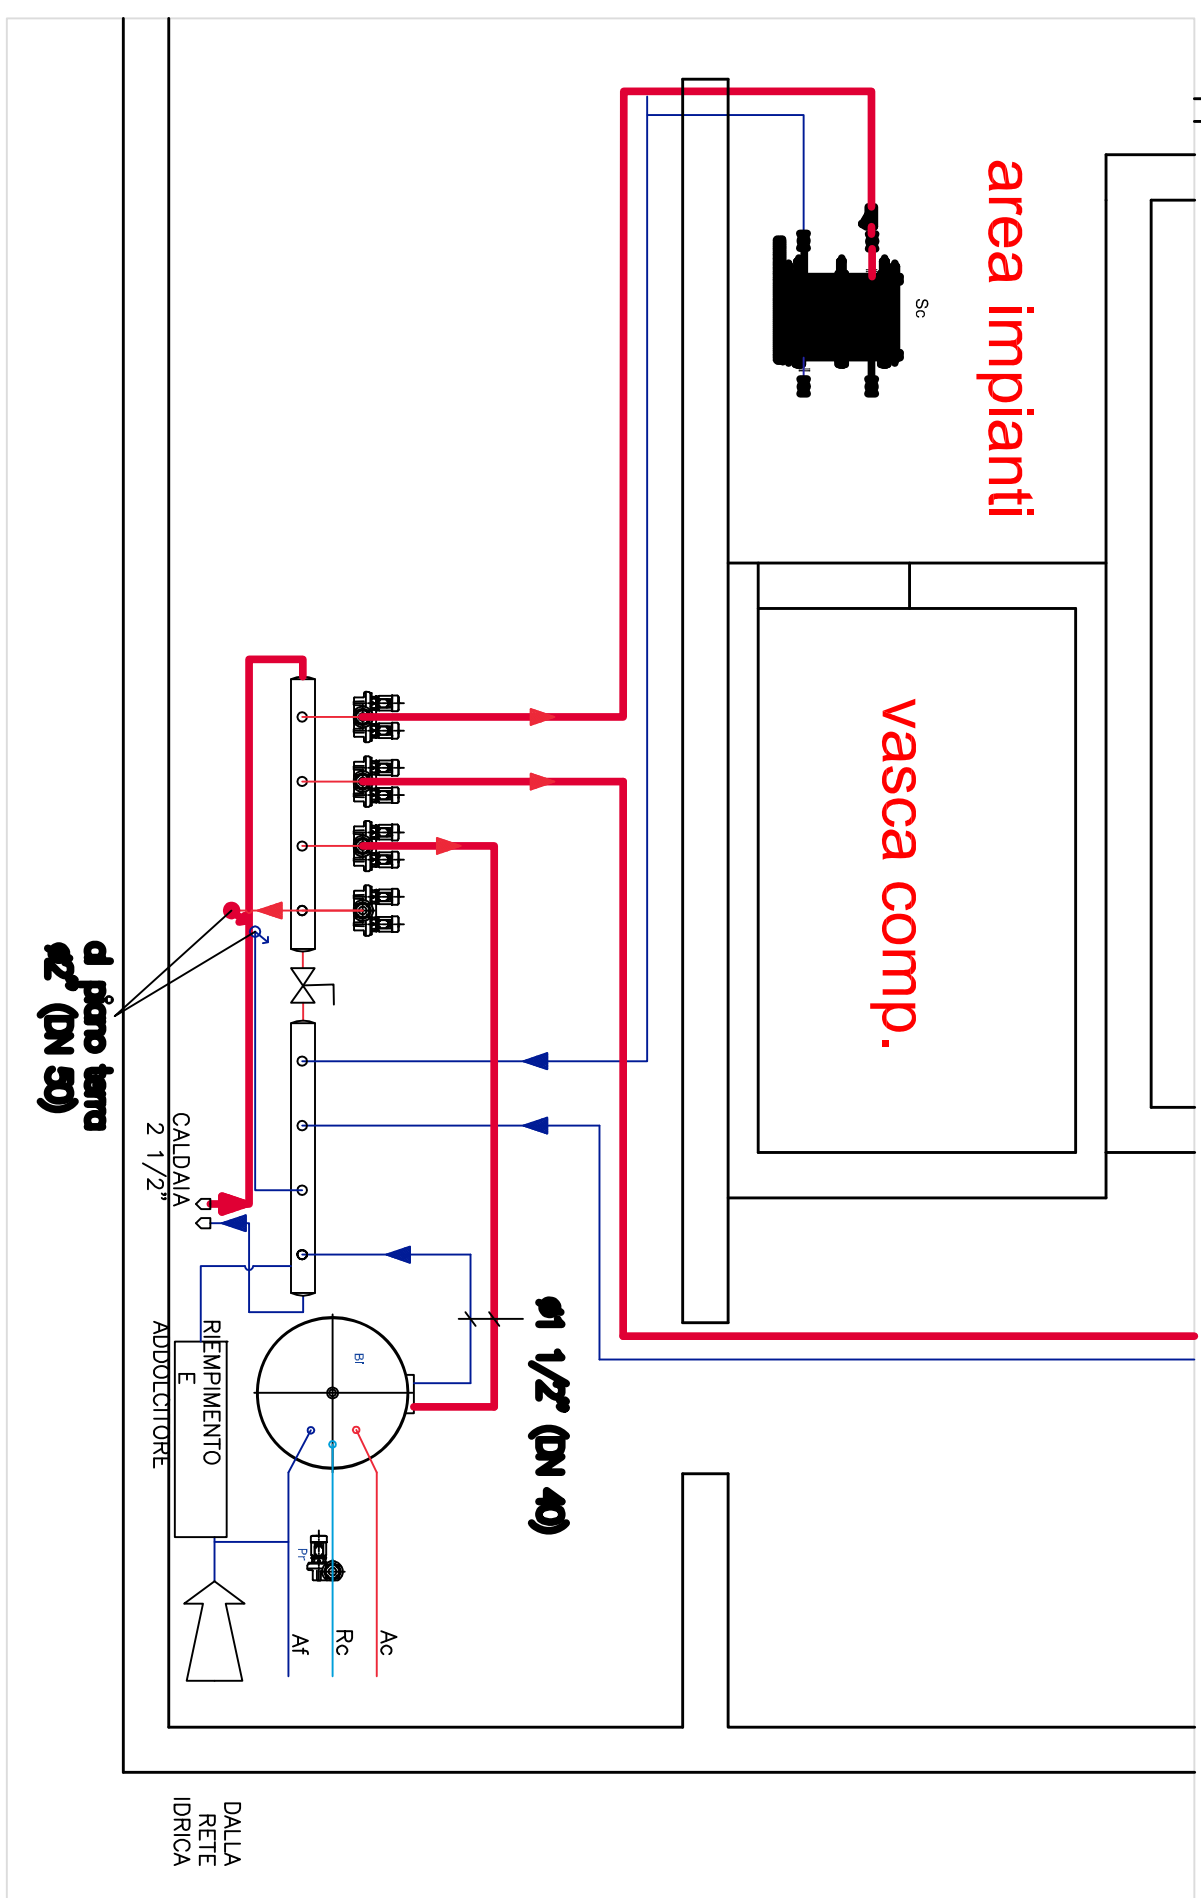

COMUNE DI  
**MORRA DE SANCTIS**  
Provincia di Avellino

## PROGETTO ESECUTIVO

Lavori di "Riqualficazione e recupero area insediamenti prefabbricati postissima e completamente piscina comunale con implementazione di servizi fisioterapici".

Completamento della piscina  
Progetto impianti meccanici  
Particolari centrale termica

## Il progettista

### Il responsabile del procedimento

*Il Sindaco*  
dott. Gerardo Capozza

## Visti e approvazioni

IM-07