



PIANTA PIANO SEMINTERRATO - SCALA 1:100

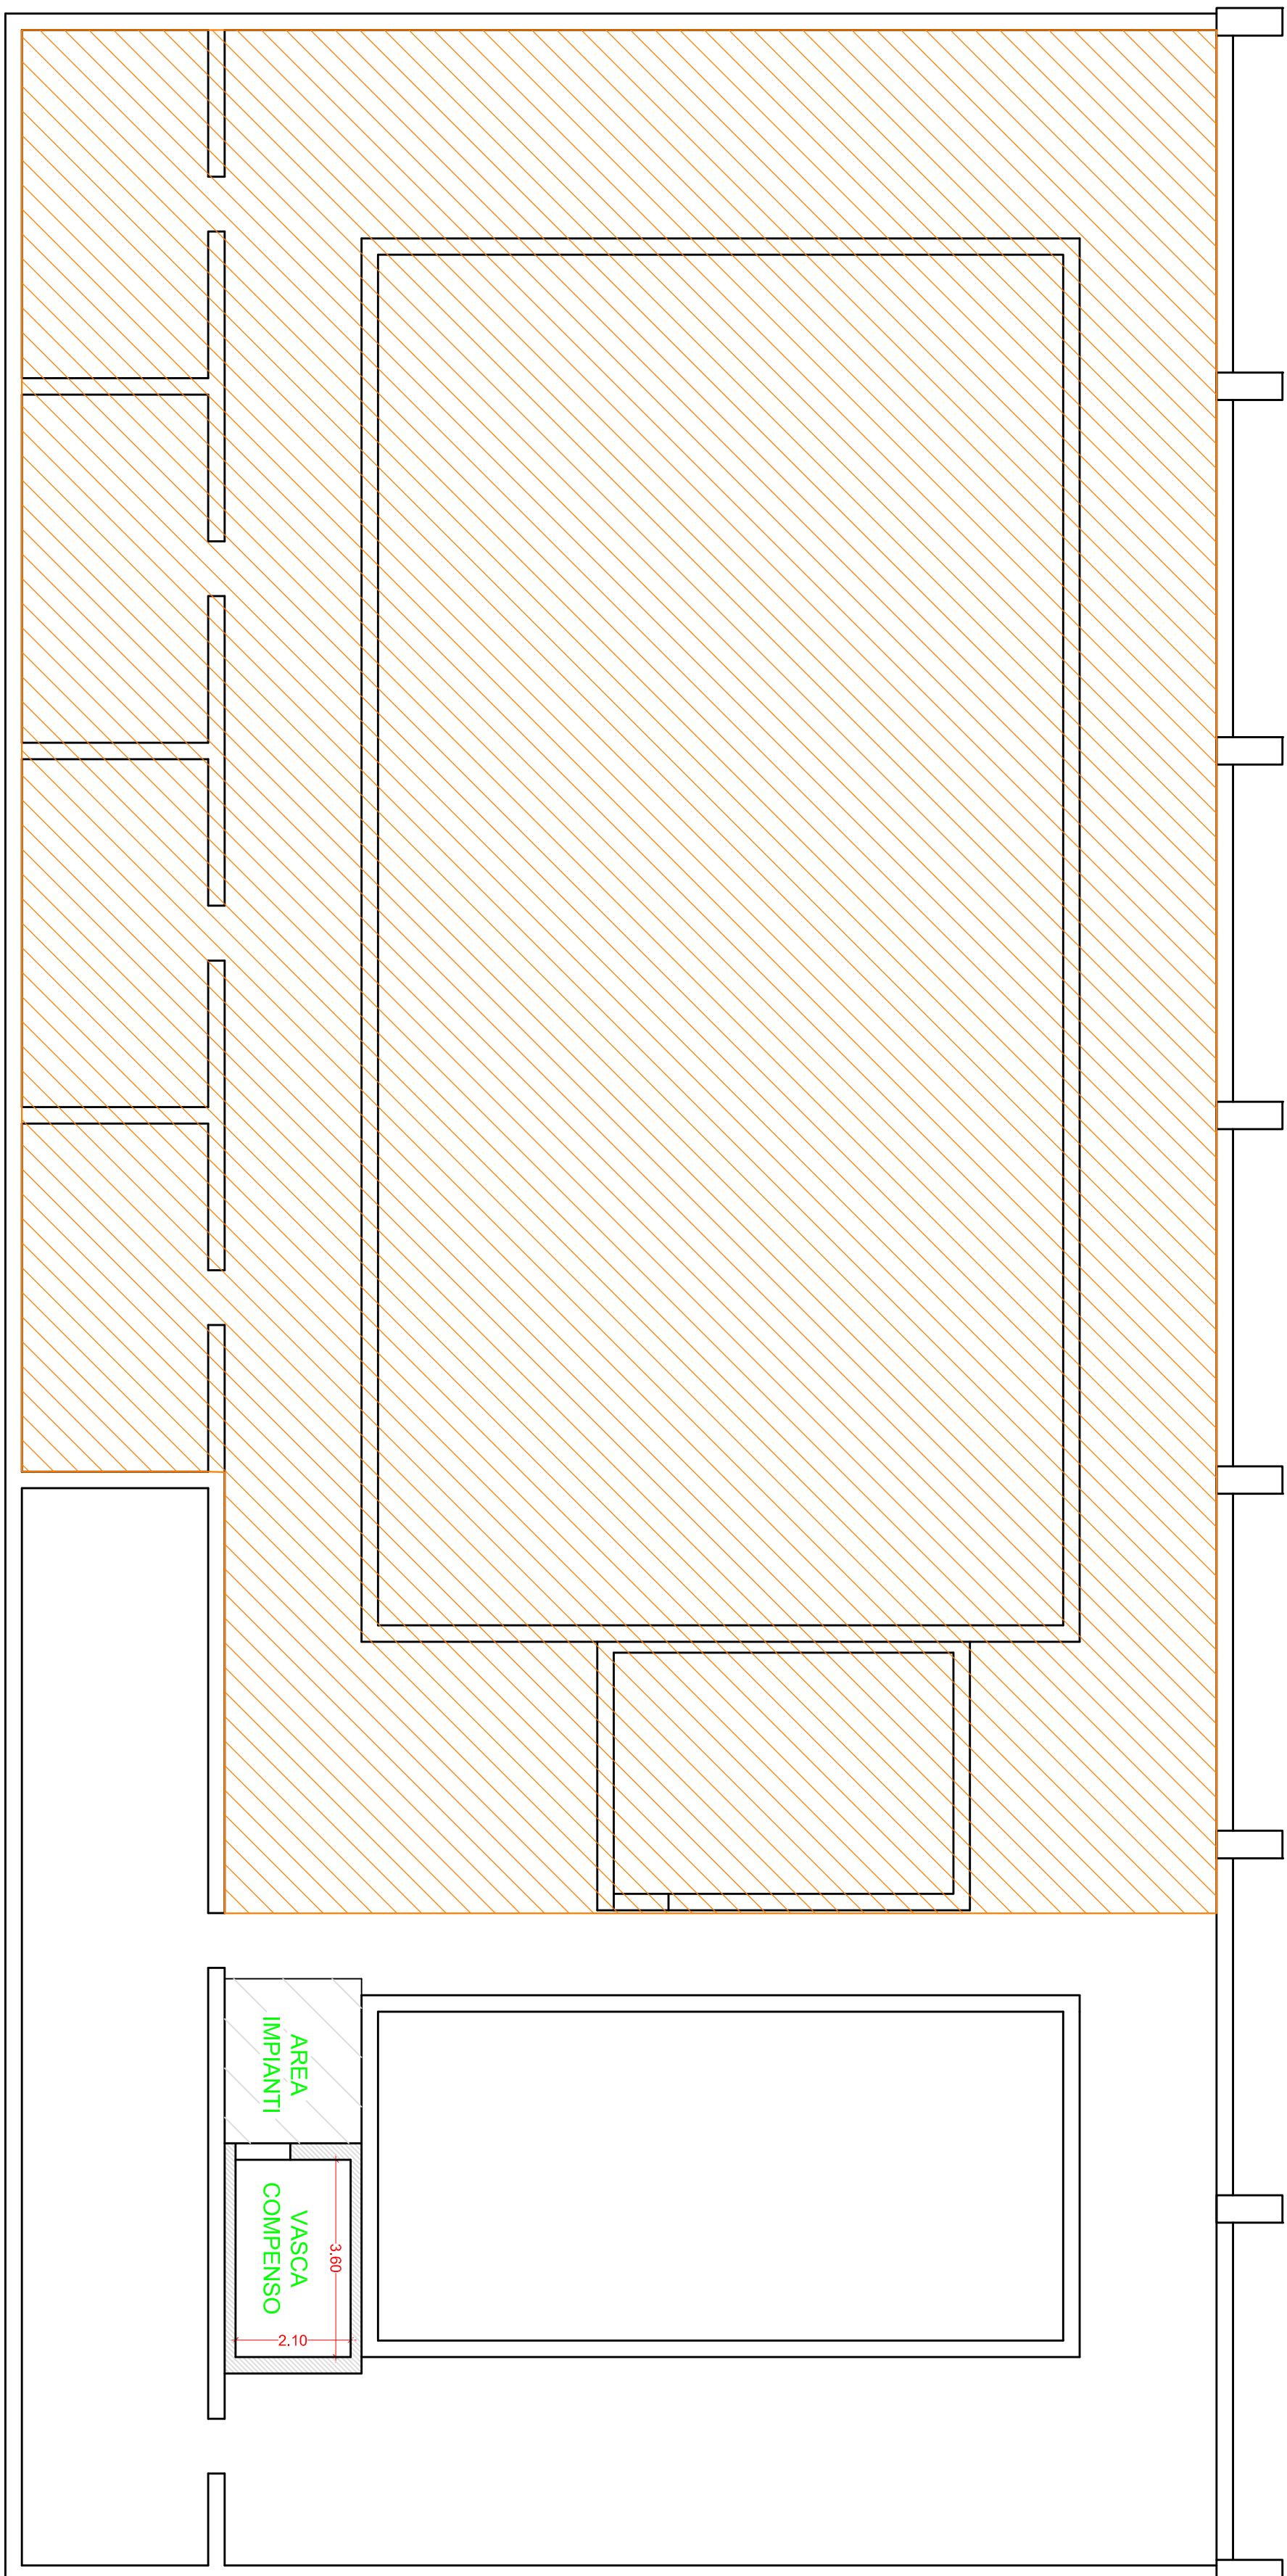


SCHEMA IMPIANTO

 ZONA NON OGGETTO DEL PRESENTE PROGETTO

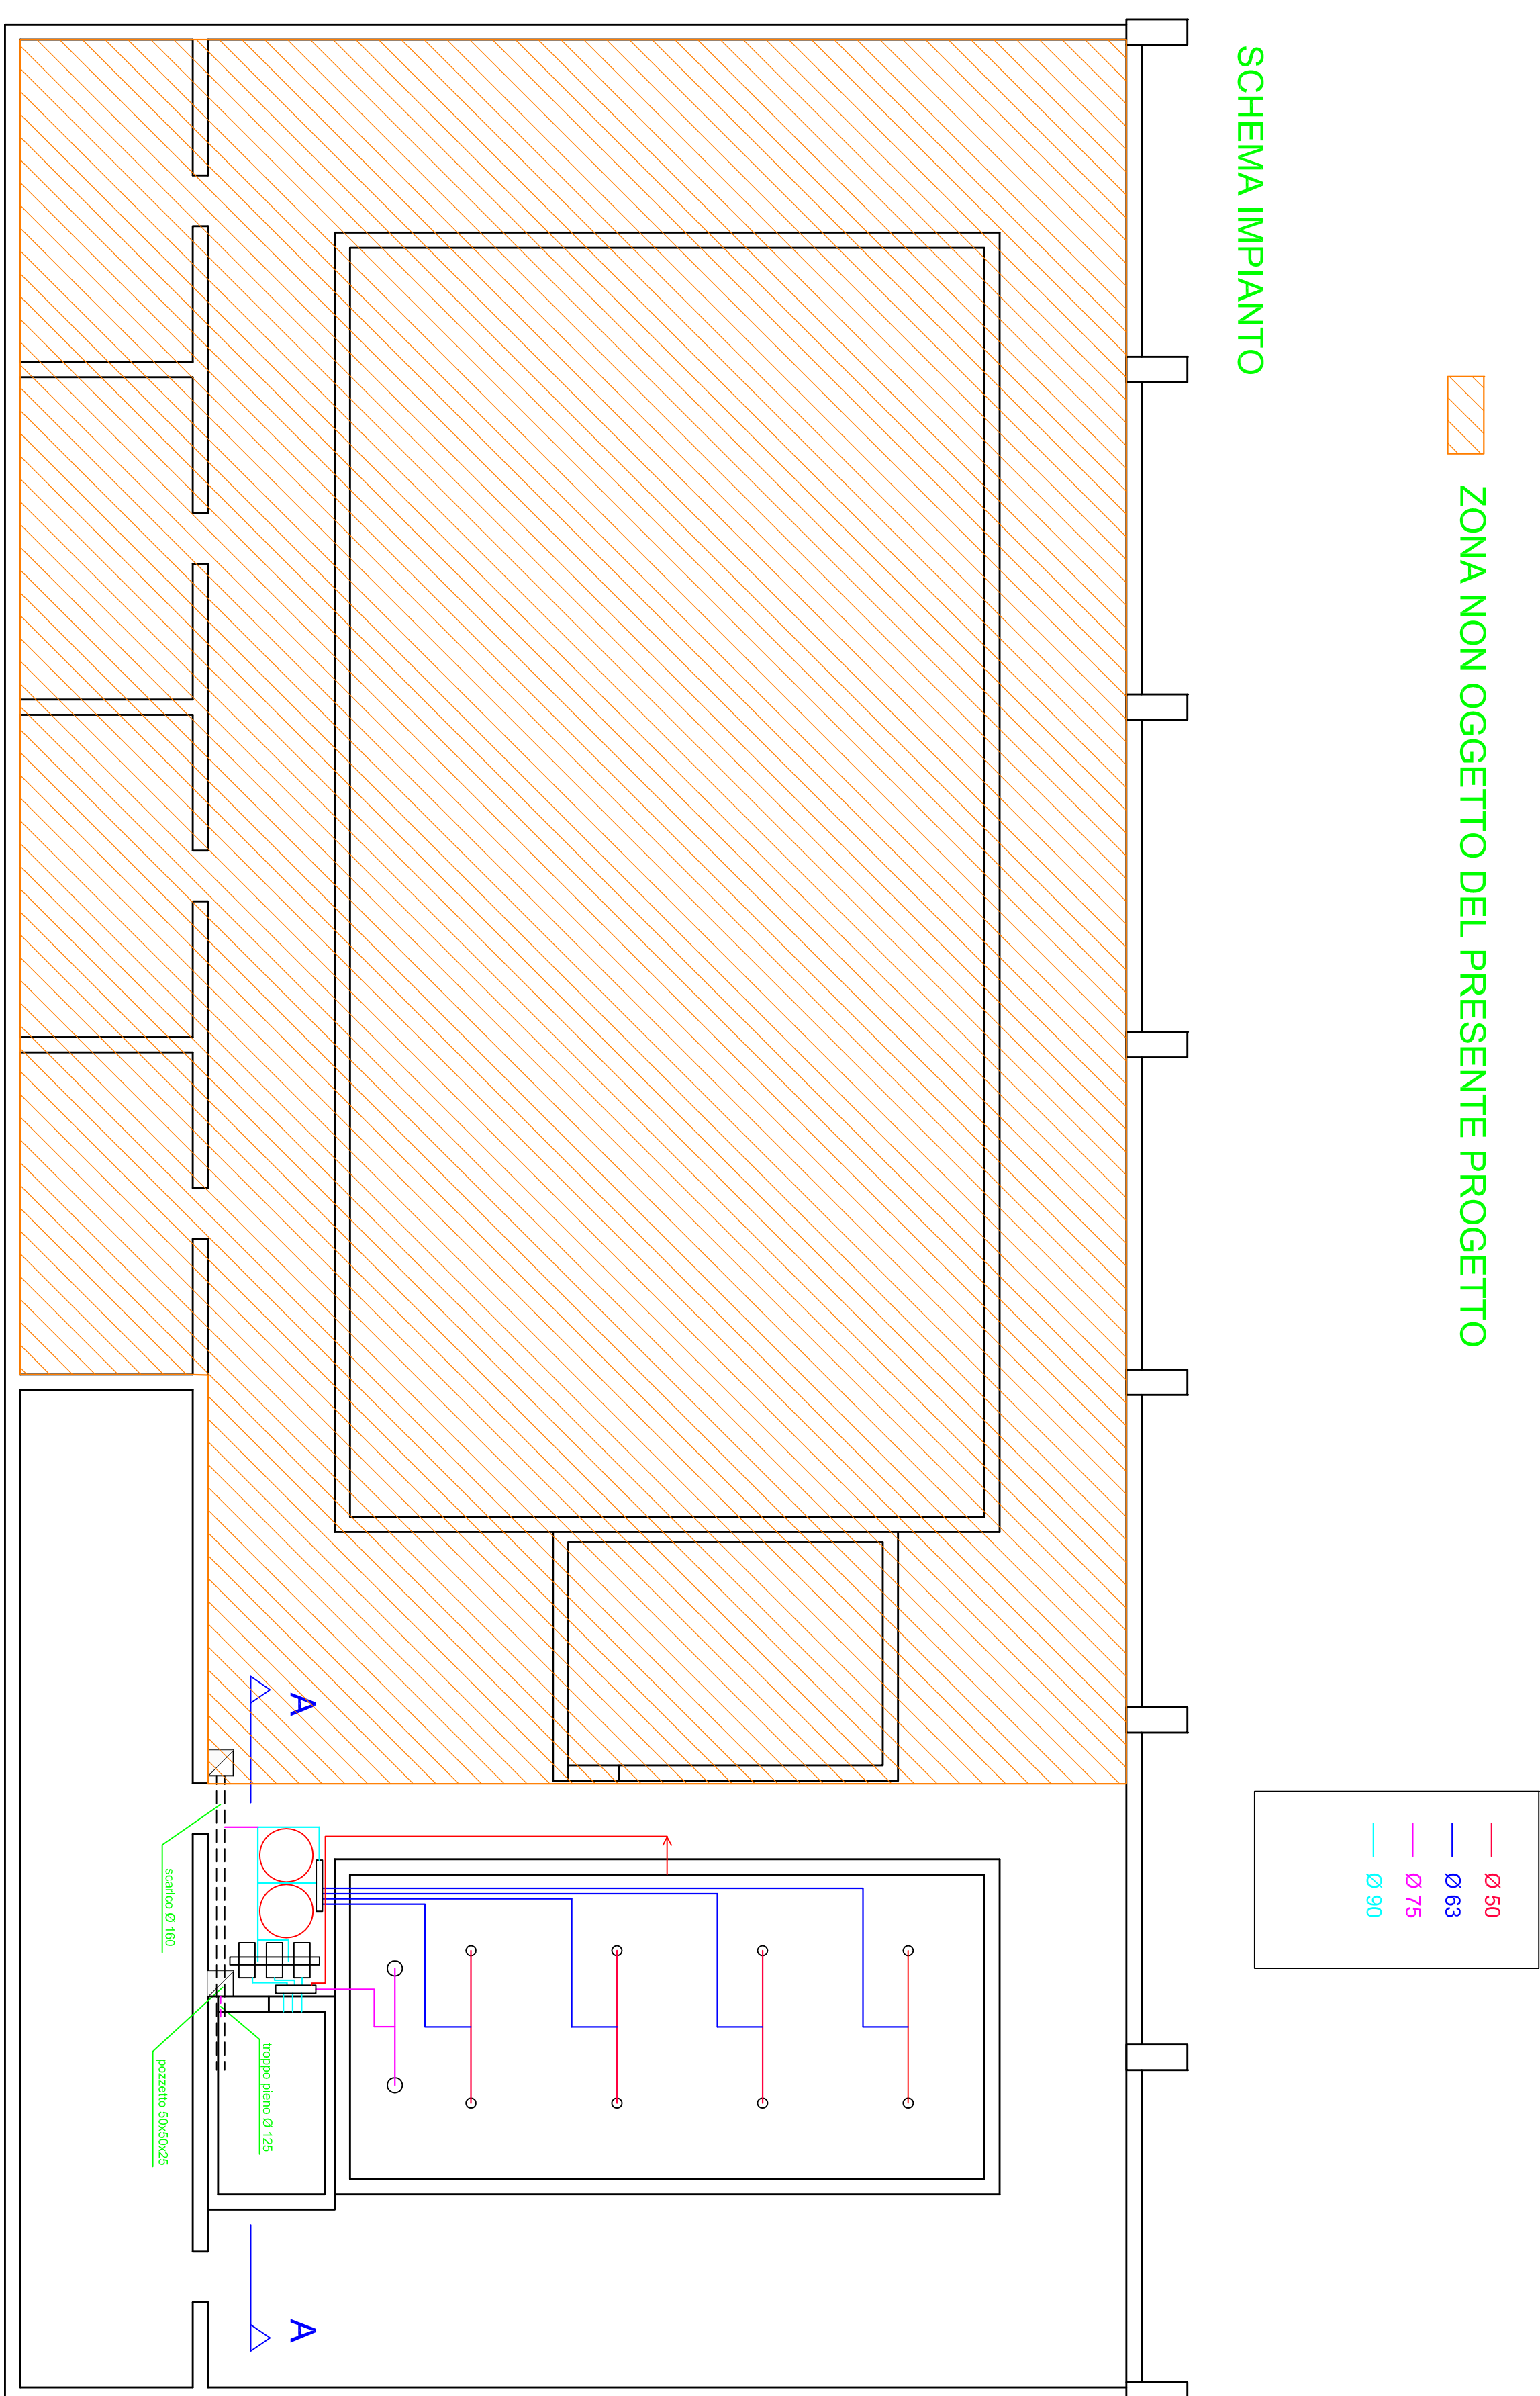


 ZONA NON OGGETTO DEL PRESENTE PROGETTO


CANALETTA DI SFIORO

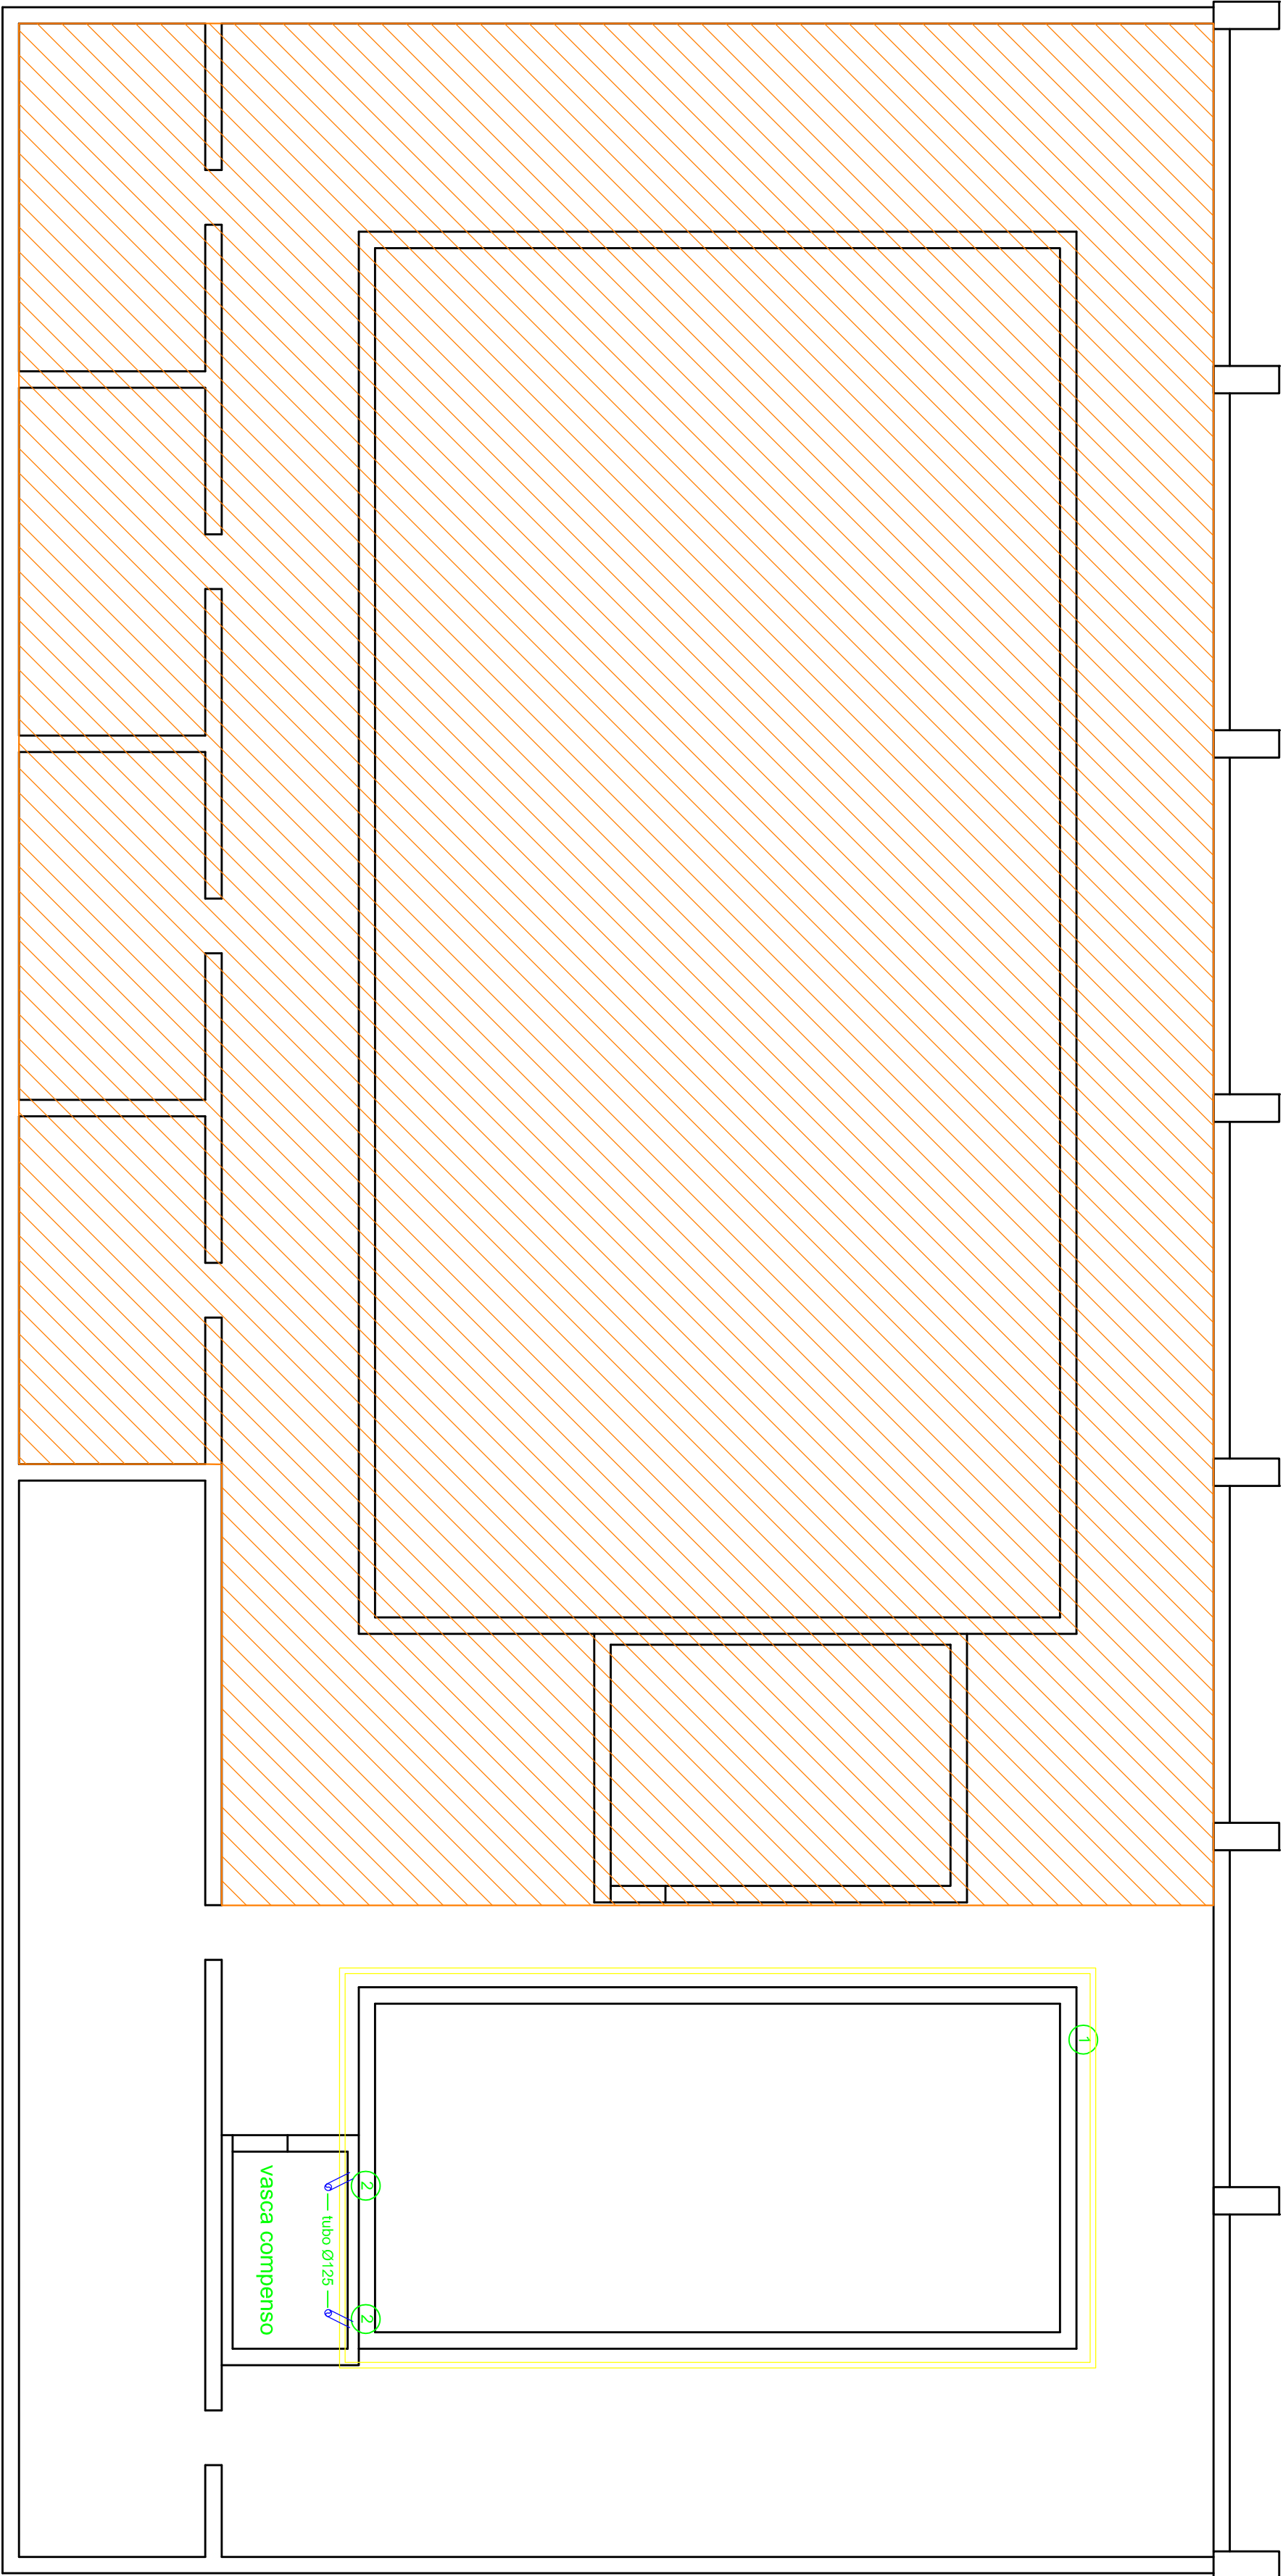


SEZIONE A-A

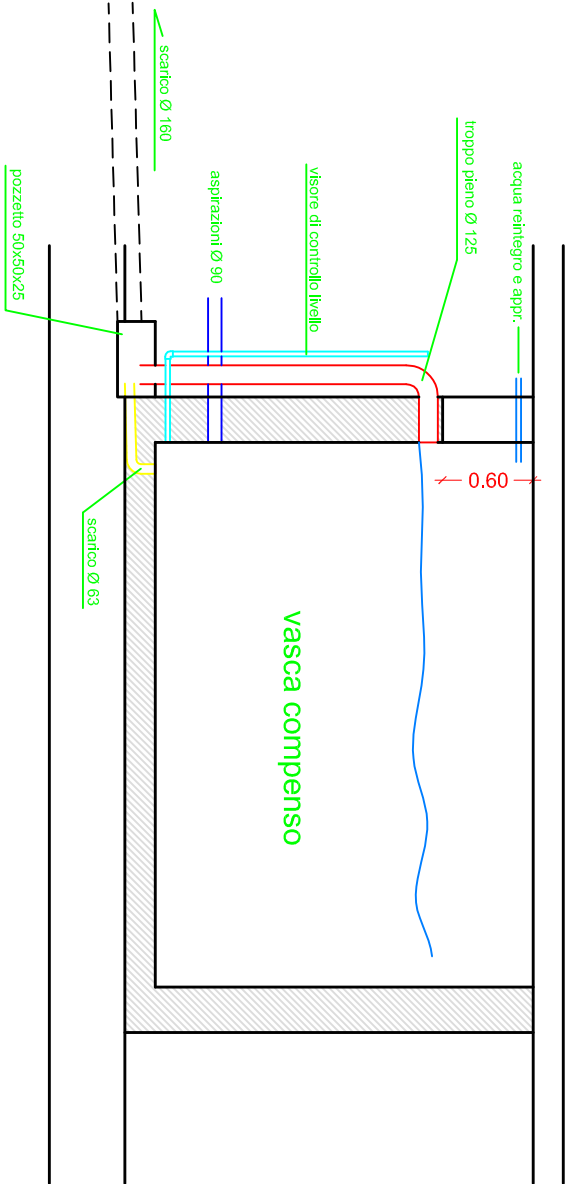

PIANTA CANALETTE DI SFIORO

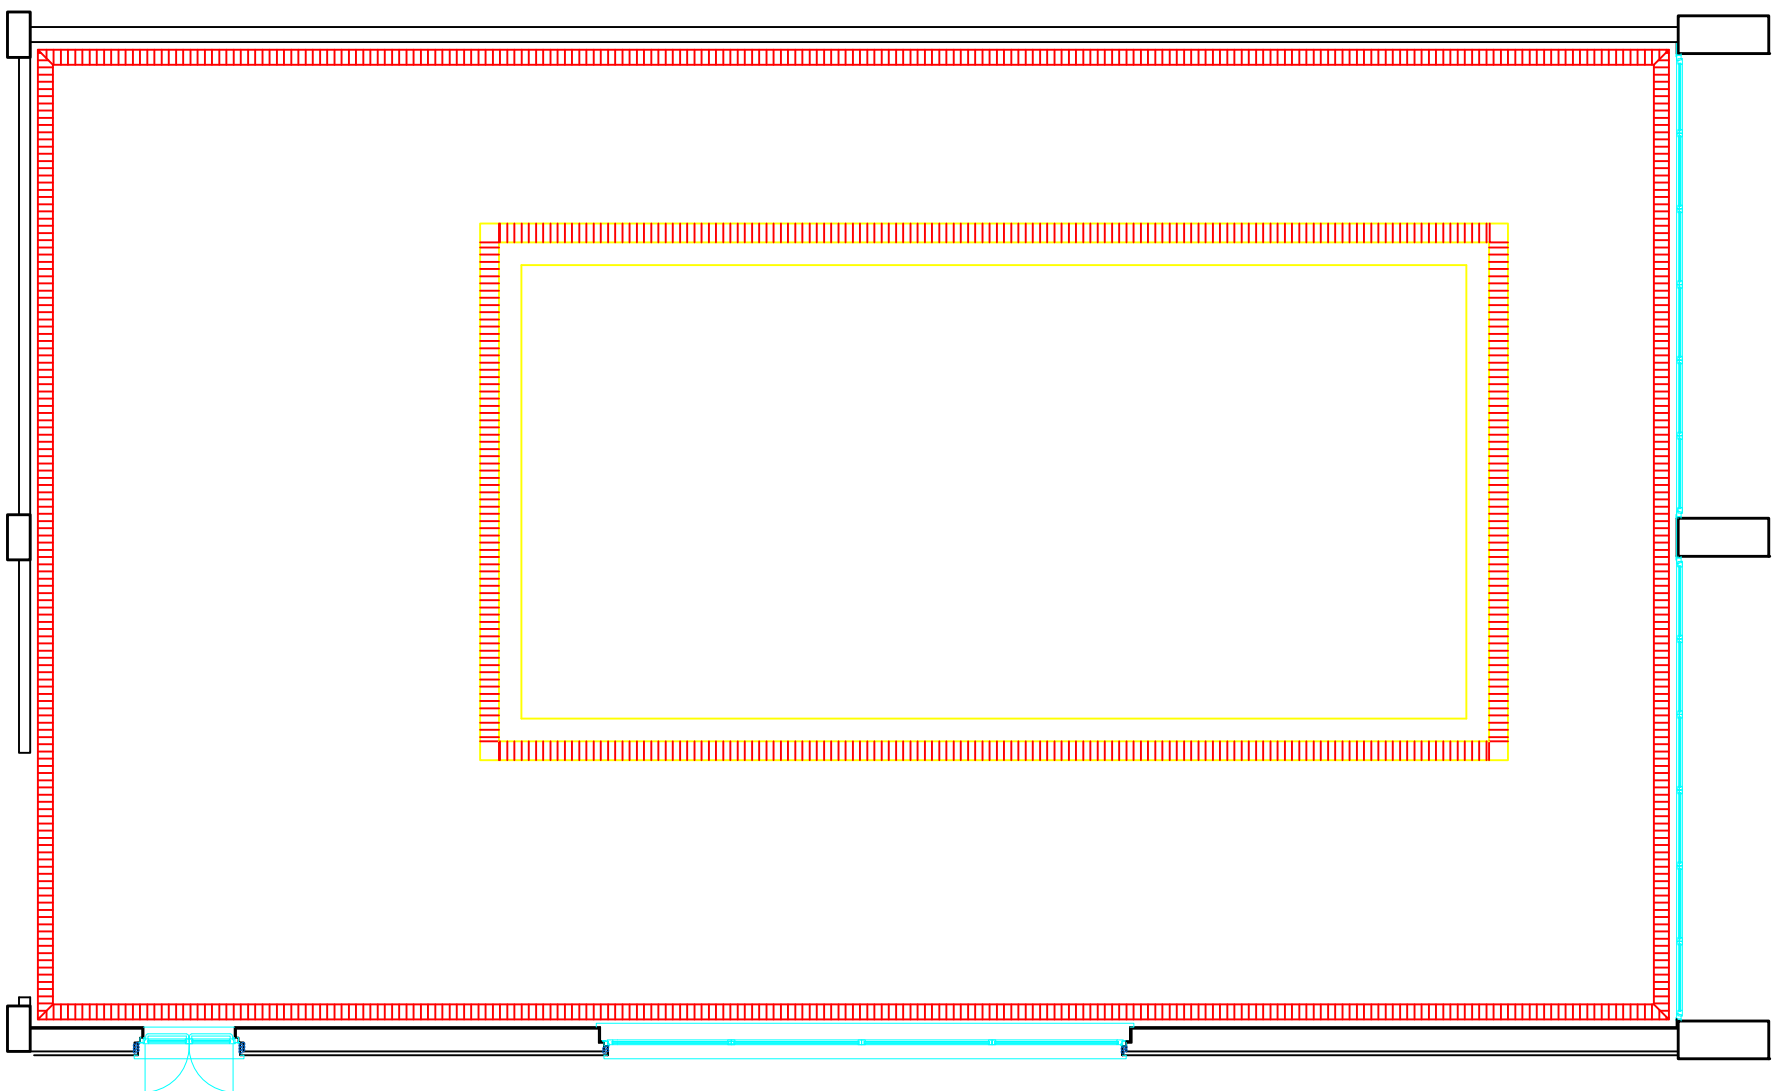

SEZ. CANALETTA

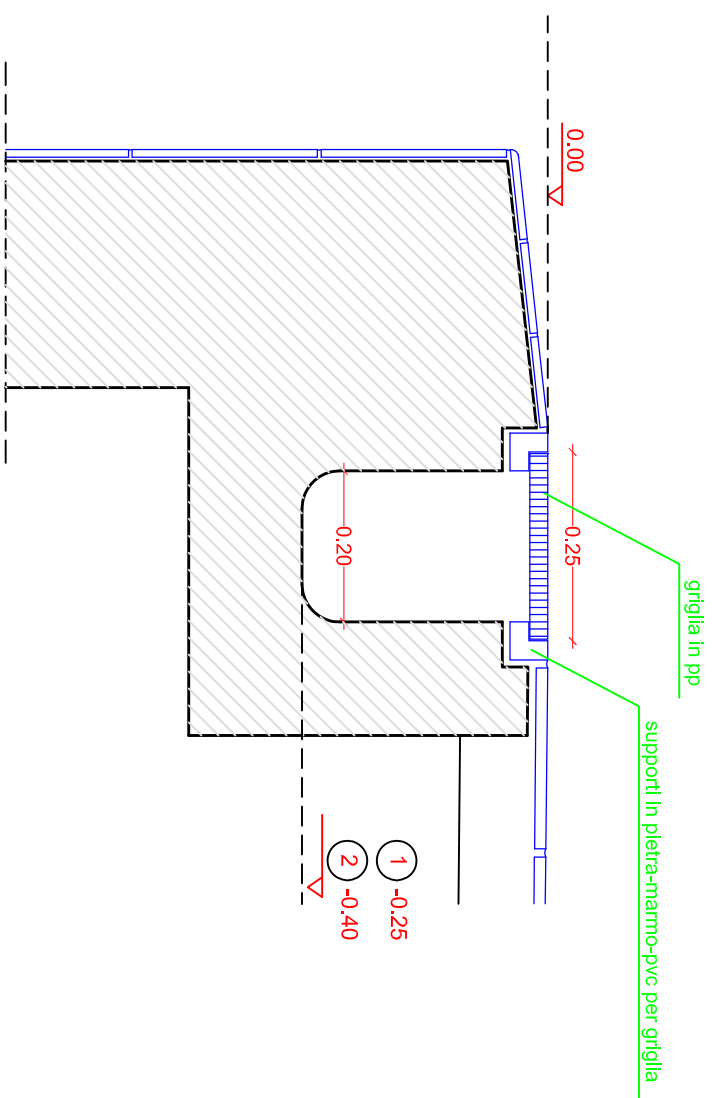

COMUNE DI MORRA DE SANCTIS

PROVINCIA DI AVELLINO

COMUNE DI MORRA DE SANCTIS

Provincia di Avellino

PROGETTO ESECUTIVO

Lavori di "Riqualificazione e recupero area insediamento prefabbricati postissima e completamento piscina comunale con implementazione di servizi fisioterapici".

Completamento della piscina

Progetto impianti meccanici

Vasca di compenso ed impianto trattamento acqua piscina

Il progettista

Il responsabile del procedimento

Il Sindaco

Visi e approvazioni

dott. Gerardo Capozza

IM-09